



QUADRO DE CARGAS

CIRC.	LAMPADAS				TOMADAS				FOSQ(Ø)	PROTEÇÃO	TOTAL DO CIRC.	
	20W	2x40W	100W	100W	600W	1300W	5400W	(mm²)				DISEL.(A)
1			5	12						2,5	20	1700
2										4,0	20	1300
3										4,0	20	1300
<b>TOTAL</b>												<b>4.300 W</b>

LEGENDA

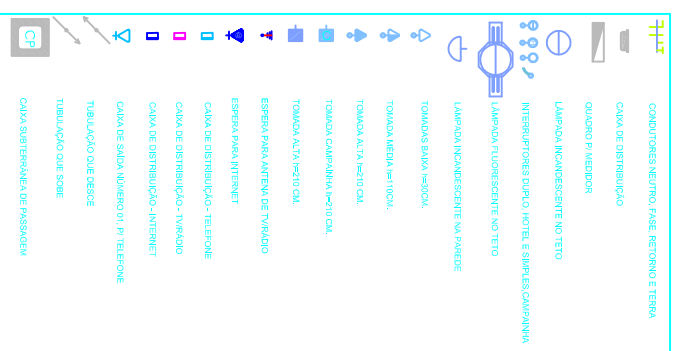

LEGENDA:

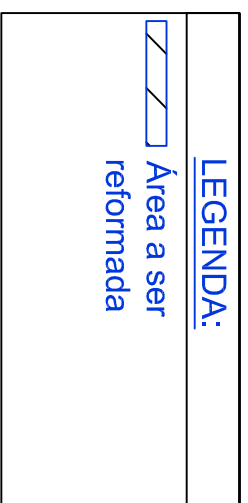

**REFORMA FARMÁCIA**

PROJETO:

ENDEREÇO:

**RUA GUARANI - CHARRUA ALTA - RS**

LOTE N°: **03**

QUADRA: **21**

ÁREA:

ÁREA A REFORMAR:  
**23,77 m²**

PROPRIETÁRIO:

VALDESIO ROQUE DELABETTA  
PREFEITO MUNICIPAL DE CHARRUA

RESPONSÁVEL TÉCNICO:

ENG. GREICE SPADARI KESTERKE  
CREA RS598910

PRANCHA:

**ARQ**  
**02/02**

ESCALA:

**1:75**

DATA:

**AGOSTO/2022**

DESENHO:

INDICAÇÃO DE PLANTA:

**PROJETO ELÉTRICO - PLANTA BAIXA**